


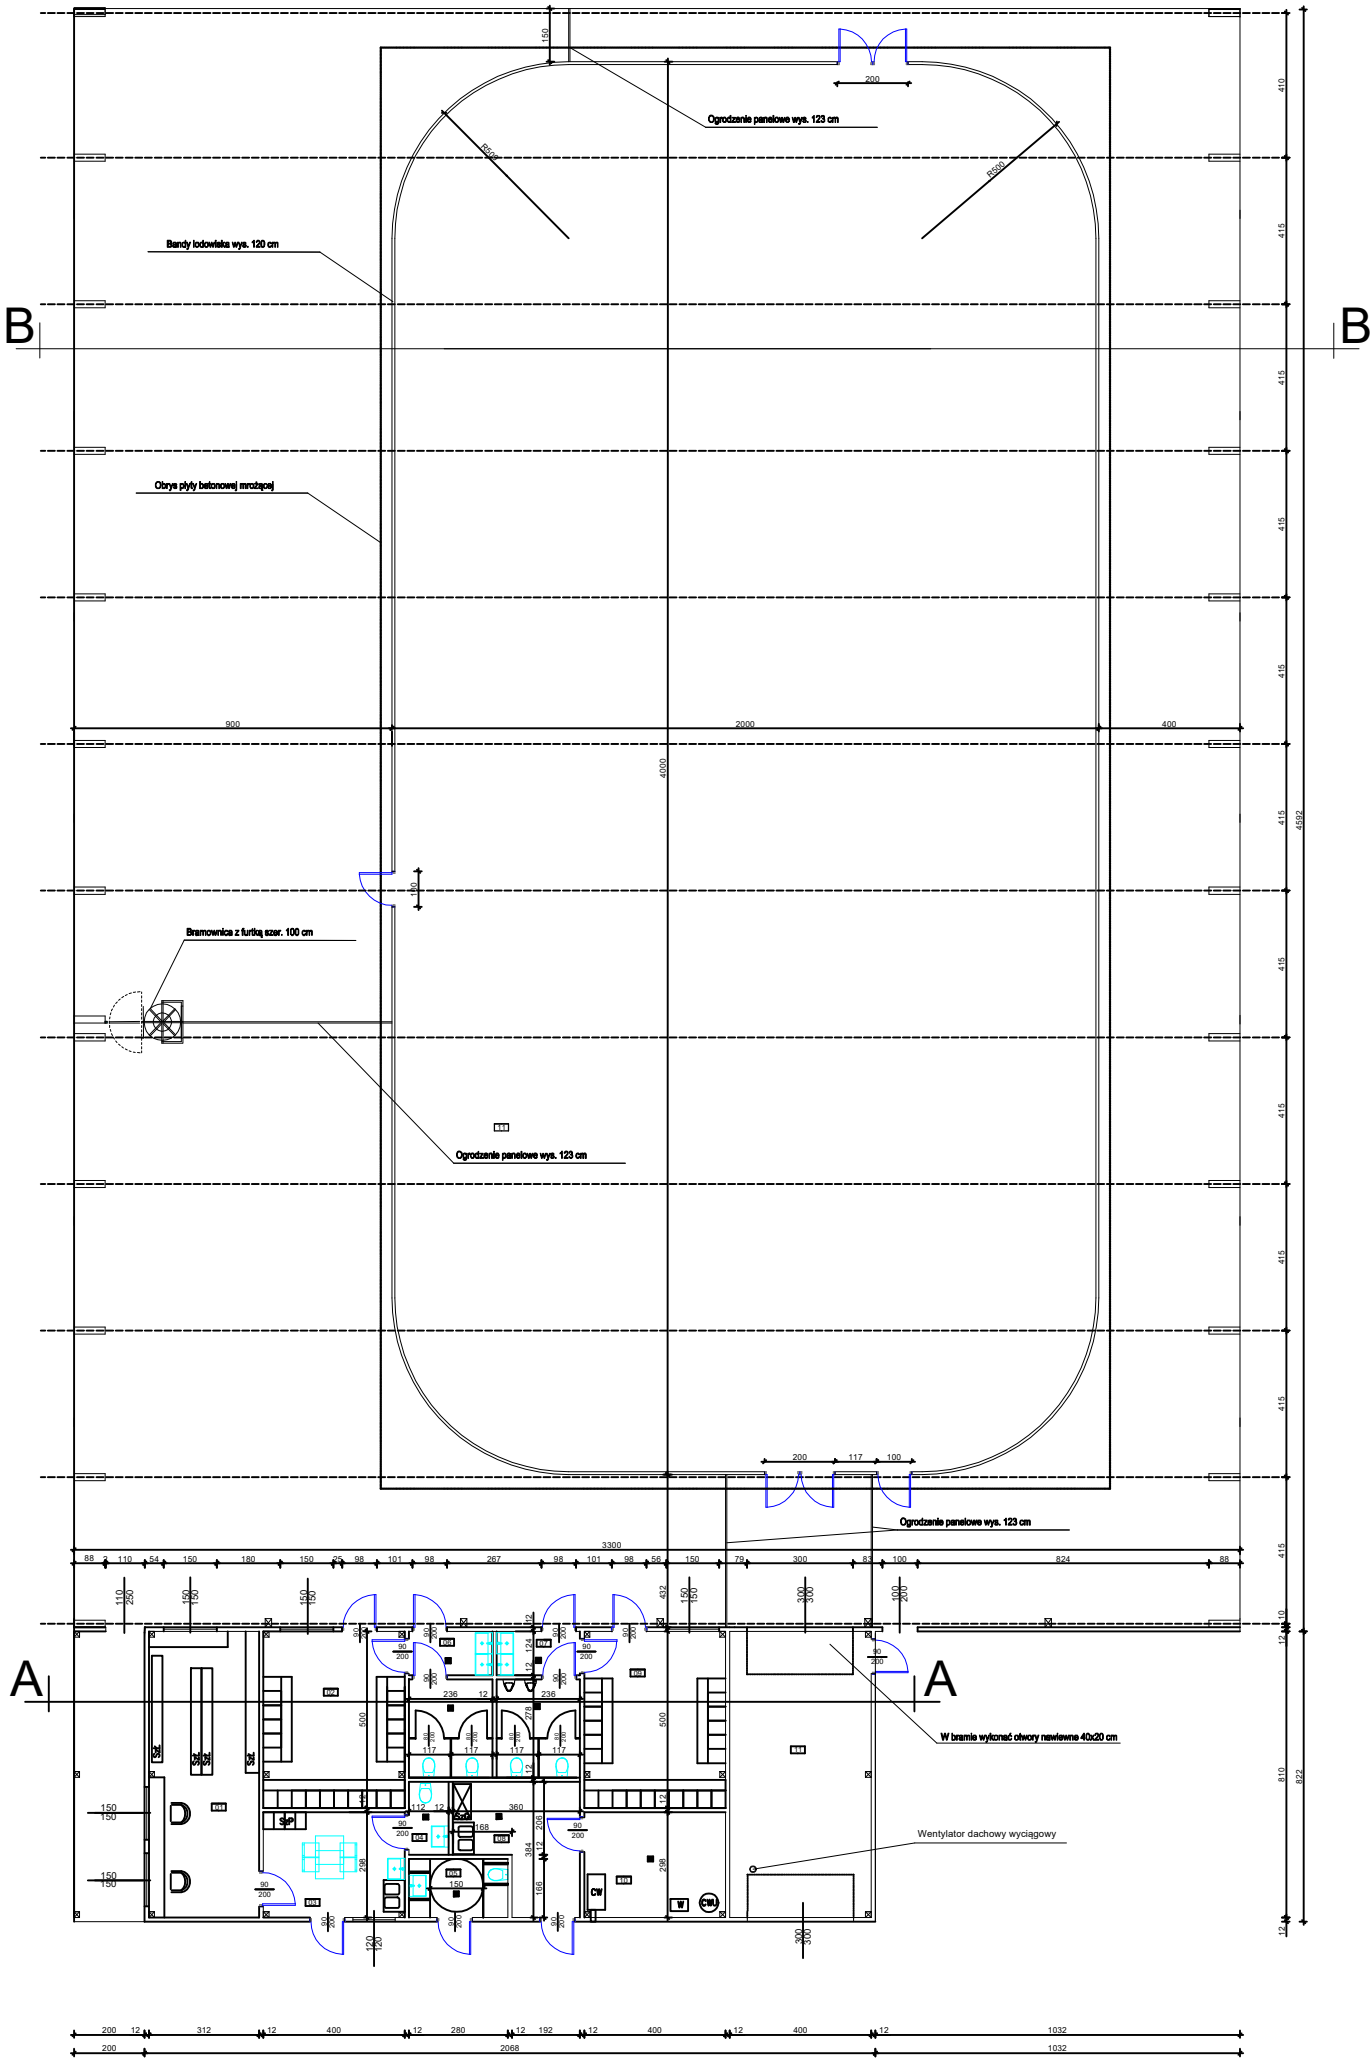

Nr	Nazwa pomieszczenia	Powierzchnia	Wysokość	Rodzaj posadzki
01	Kasa+wypożycz. Wyżew	25,27 m ²	300 cm	Zywica epoksydowa
02	Szatnia damska	20,00 m ²	300 cm	Zywica epoksydowa
03	Pom. socjalne	11,92 m ²	300 cm	Zywica epoksydowa
04	Toaleta dla personelu	2,31 m ²	300 cm	Zywica epoksydowa
05	Toaleta dla niepełnospr.	4,65 m ²	300 cm	Zywica epoksydowa
06	Toaleta damska	9,49 m ²	300 cm	Zywica epoksydowa
07	Toaleta męska	9,49 m ²	300 cm	Zywica epoksydowa
08	Pom. gospodarcze	10,83 m ²	300 cm	Zywica epoksydowa
09	Szatnia męska	20,00 m ²	300 cm	Zywica epoksydowa
10	Pom. techniczne	11,92 m ²	300 cm	Zywica epoksydowa
11	Pom. techniczne	32,40 m ²	4,24-5,22 cm	Zywica epoksydowa
12	Wiatra lodowiska	1512,72 m ²	5,25-9,23 cm	Kostka brukowa
Razem		1671,00 m ²		

Legenda :

CH - centrala wentylacyjna
WZ - wyrzutnia wentylacji
W - wymiennik ciepła
OWU - zasobnik ciepłej wody użytkowej
SzP - szafka przepływowa
SzG - szafka gospodarcza na środki czystości
SzŁ - regał na łabry

W pomieszczeniach łazienkowych
kran ciepłej wody zalegają do węgła

Powierzchnie ścian zmywalne, nieprzepuszczalne
i nierdzewne - płyta warstwowa wyłożona blachą

Wentylacja pomieszczeń - mechaniczna z rekuperatorem

Projektant: Jurek SZOLC ul. Bud. 48/55, 00-000	Data: SIERPIEŃ 2026	Rok i numer: 10
Temat: Budowa lodowiska zintegrowanego z budynkiem obsługi wraz z instalacjami elektryczną, wodną, kanalizacją sanitarną i deszczową, z.o., wentylacji mechanicznej oraz zbiornika na nieczystości ciekłe	Adres: TARNOWSKIE GÓRY, UL. OLIMPIJczyKOW DZIALKA NR 000126, 000125	Skala: 1:100
Tytuł rysunku: RZUT PRZYZIEMI - REWIZJA NR 1	1	